

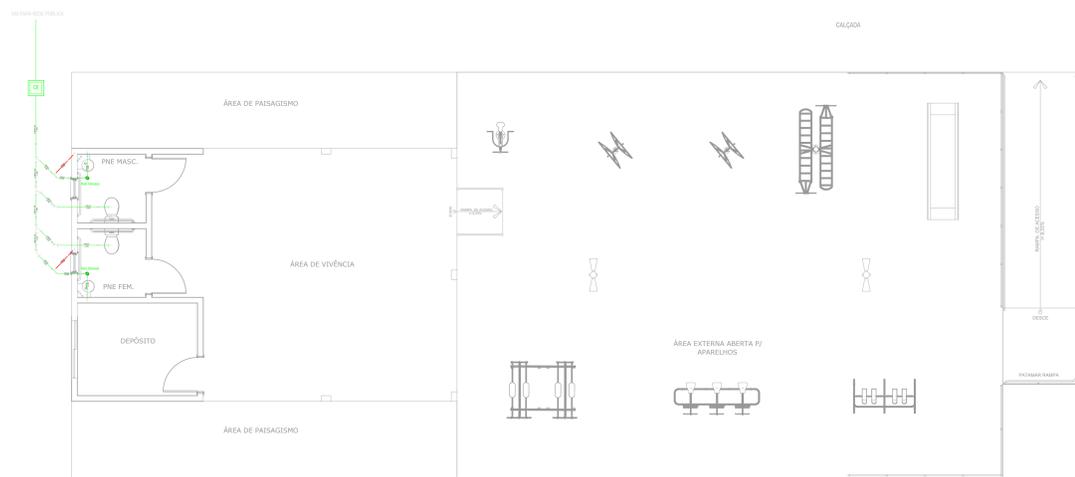


DETALHE CAIXA DE INSPEÇÃO

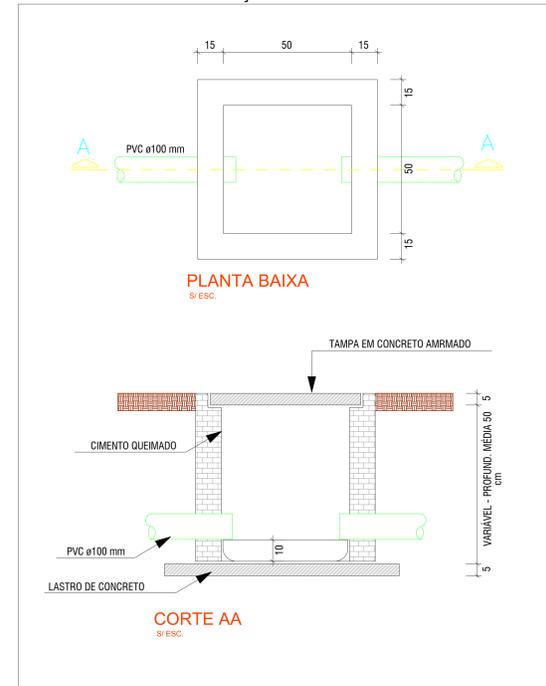

PLANTA BAIXA - IMPLANTAÇÃO GERAL REDE DE ESGOTO
escala 1:75

VAI PARA REDE PÚBLICA

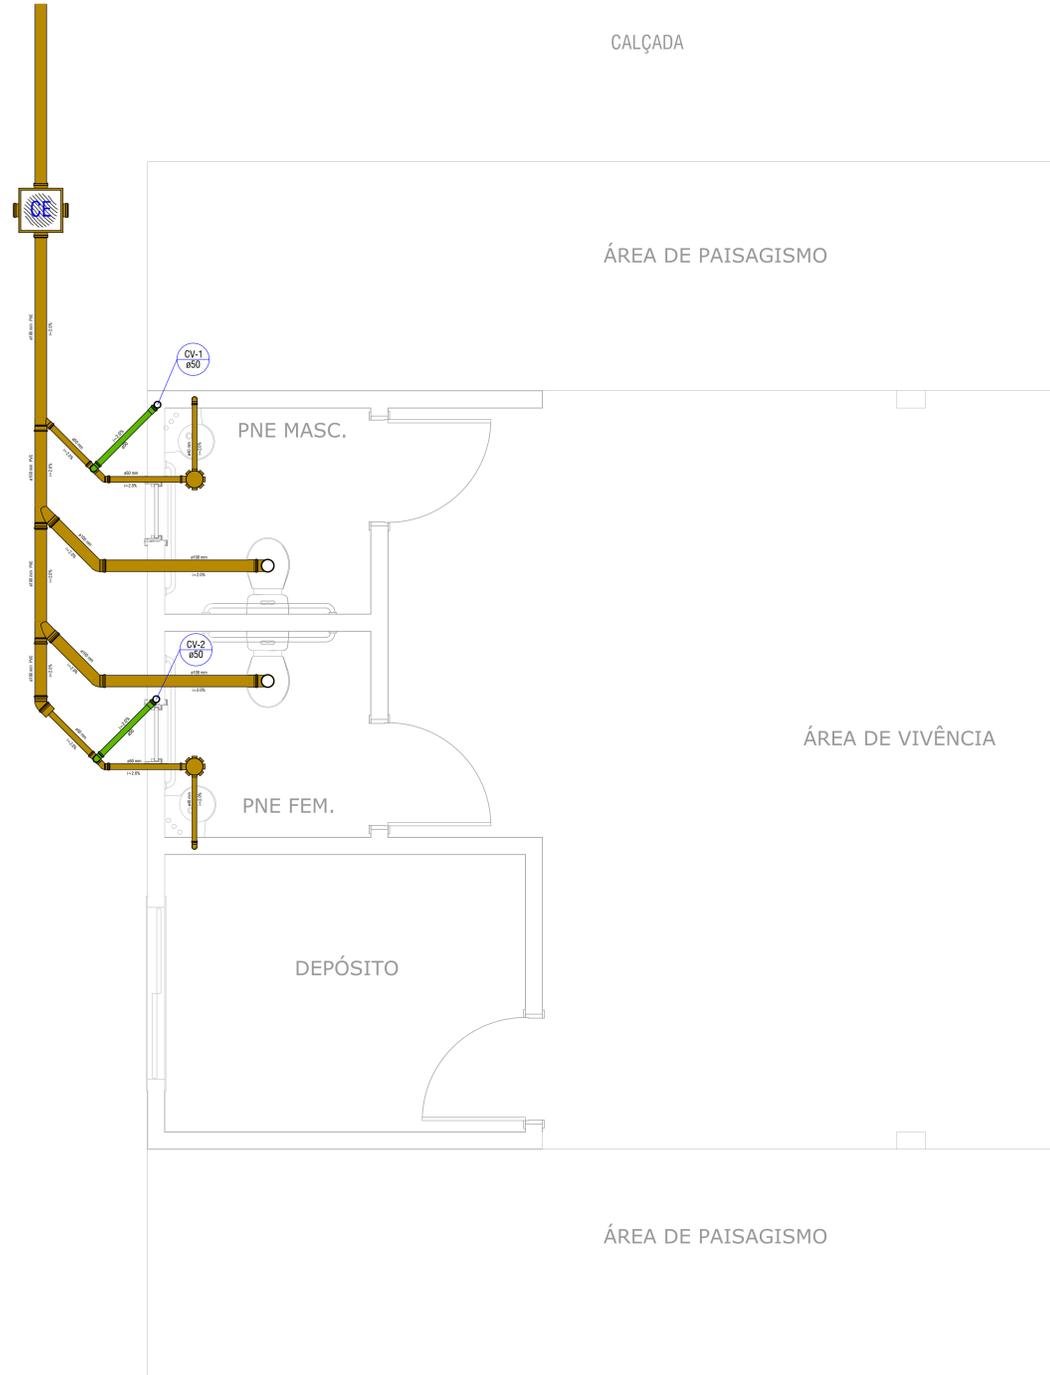

Detalhe ESGOTO - GERAL
escala 1:25

Legenda	
	Caixa Elevada 150x150x50
	Caixa Injeção Espelho Serrado
	Caixa de Sifão
	Junta 45
	Junta 90
	Ponto Luminoso de poço de Inspeção
	Lupa
	Ponto Vista Saneamento

Legenda	
	Manuseio Manual
	Caixa Elevada 150x150x50
	Caixa Injeção Espelho Serrado
	Caixa de Sifão
	Caixa de Corte Lateral
	Admissão Individual - Hidrometro
	Junta 45
	Junta 90
	Ponto Luminoso de poço de Inspeção
	Lupa
	Ponto Vista Saneamento
	Tubo Água Fria
	Tubo Água Quente
	Tubo Gás
	Tubo de Ventilação

PROJETO HIDRO SANITÁRIO

<small>PREFEITURA MUNICIPAL DE CORUMBÁ</small> <small>Rua São João, 100 - Centro</small> <small>CEP: 79200-000 - Corumbá - MS</small> <small>Fone/Fax: (67) 3447-1700</small>	PROPRIETÁRIO: PREFEITURA MUNICIPAL DE CORUMBÁ PROJETO / LOCAL: Rua 04, Rua Dona Maria Lina Naves, QD 09 Setor Sul I
	PROPRIETÁRIO: FUNDO MUNICIPAL DE SAÚDE DE CORUMBÁ CNPJ: 13.178.888/0001-27
PROJETO: RHAOLNY TEIXEIRA SANTOS CREA: 191267142-00	PROJETO: RHAOLNY TEIXEIRA SANTOS CREA: 191267142-00
PLANTA BAIXA E DETALHAMENTO DA REDE DE ESGOTO SANITÁRIO	
Desenho: Rhaolny Data: Março / 2023	Revisão: 00 Escala: Indicada
FOLHA 01/02	